


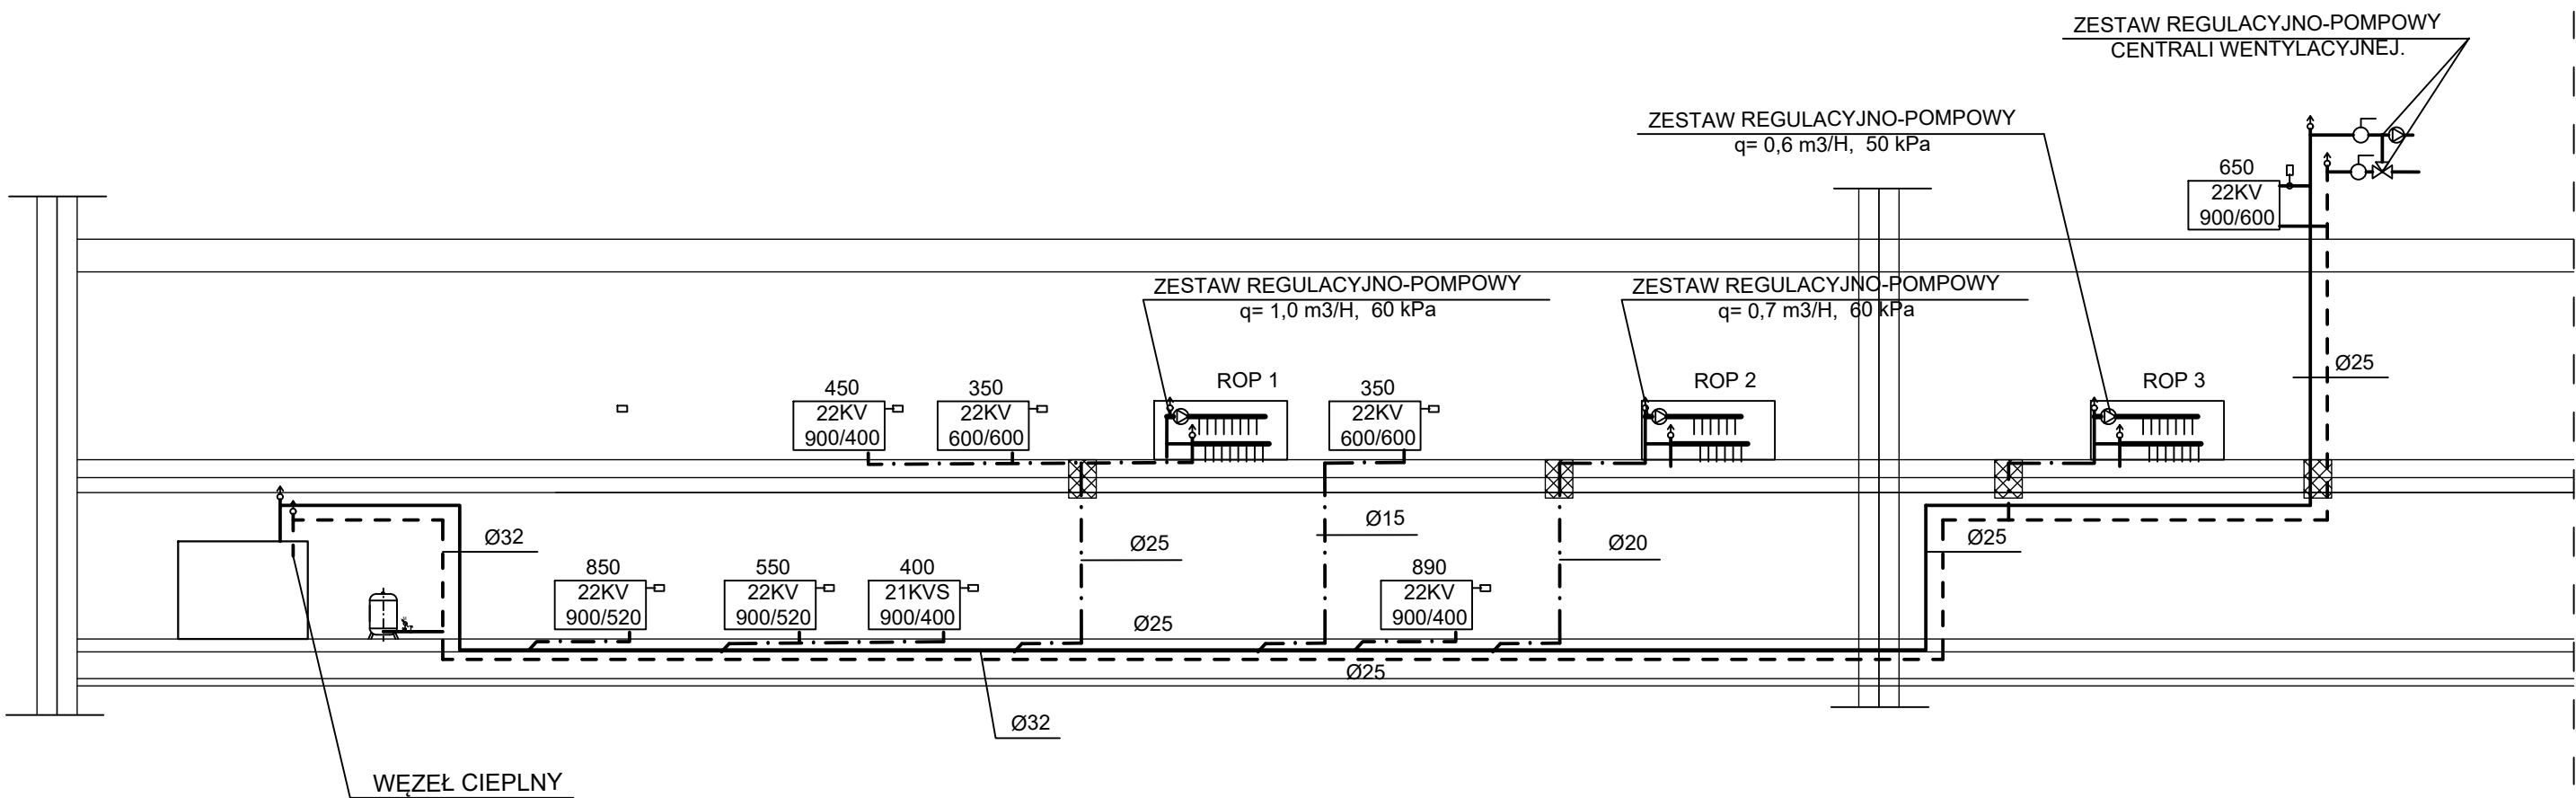

ŚREDNICE INSTALACJI RUROWYCH Z PE (PP):

$\varnothing D = DZ * g$

$\varnothing 32 = 40 * g$

$\varnothing 25 = 32 * g$

$\varnothing 20 = 25 * g$

$\varnothing 15 = 17 (18) * g$

PRZEJŚCIA PPOŻ PRZEZ PRZEGRODY EI 120

ZAPOTRZEBOWANIE CIEPŁA NACELE CO Q= 26 kW,
NA WENTYLACJĘ Qw = 6,2 kW
PARAMETRY PRACY INSTALACJI 60/45

PRO Studio

Biuro Projektowe Sp. z o.o.

UL. WOJSKOWA 6, LOK. D6,
60-792 POZNAŃ
TEL. 61 663 87 35, 504 227 198

TYTUŁ RYSUNKU

INSTALACJE GRZEWcze
SCHEMAT INSTALACJ CO

GRUDZIEŃ 2020

RODZAJ OPRACOWANIA

BRANŻA SANITARNA

STADIUM OPRACOWANIA

PROJEKT
TECHNICZNY

SKALA

1:100

NR RYSUNKU

CO4

TYTUŁ PROJEKTU BUDOWA TĘŻNI SOLANKOWEJ WRAZ Z PIJALNIĄ WODY, NA DZIAŁCE NR EWID. 2146/41, OBRĘB 1 UNIEJÓW, GM. UNIEJÓW	
INWESTOR	GMINA UNIEJÓW UL. BŁOGOSŁAWIONEGO BOGUMIŁA 13 99-210 UNIEJÓW
PROJEKTANT	mgr inż. JERZY KACZKOWSKI upr. 142/Pw/93
SPRAWDZAJĄCY	mgr inż. ZBIGNIEW KACZKOWSKI upr. WKP/0196/PWOS/15