


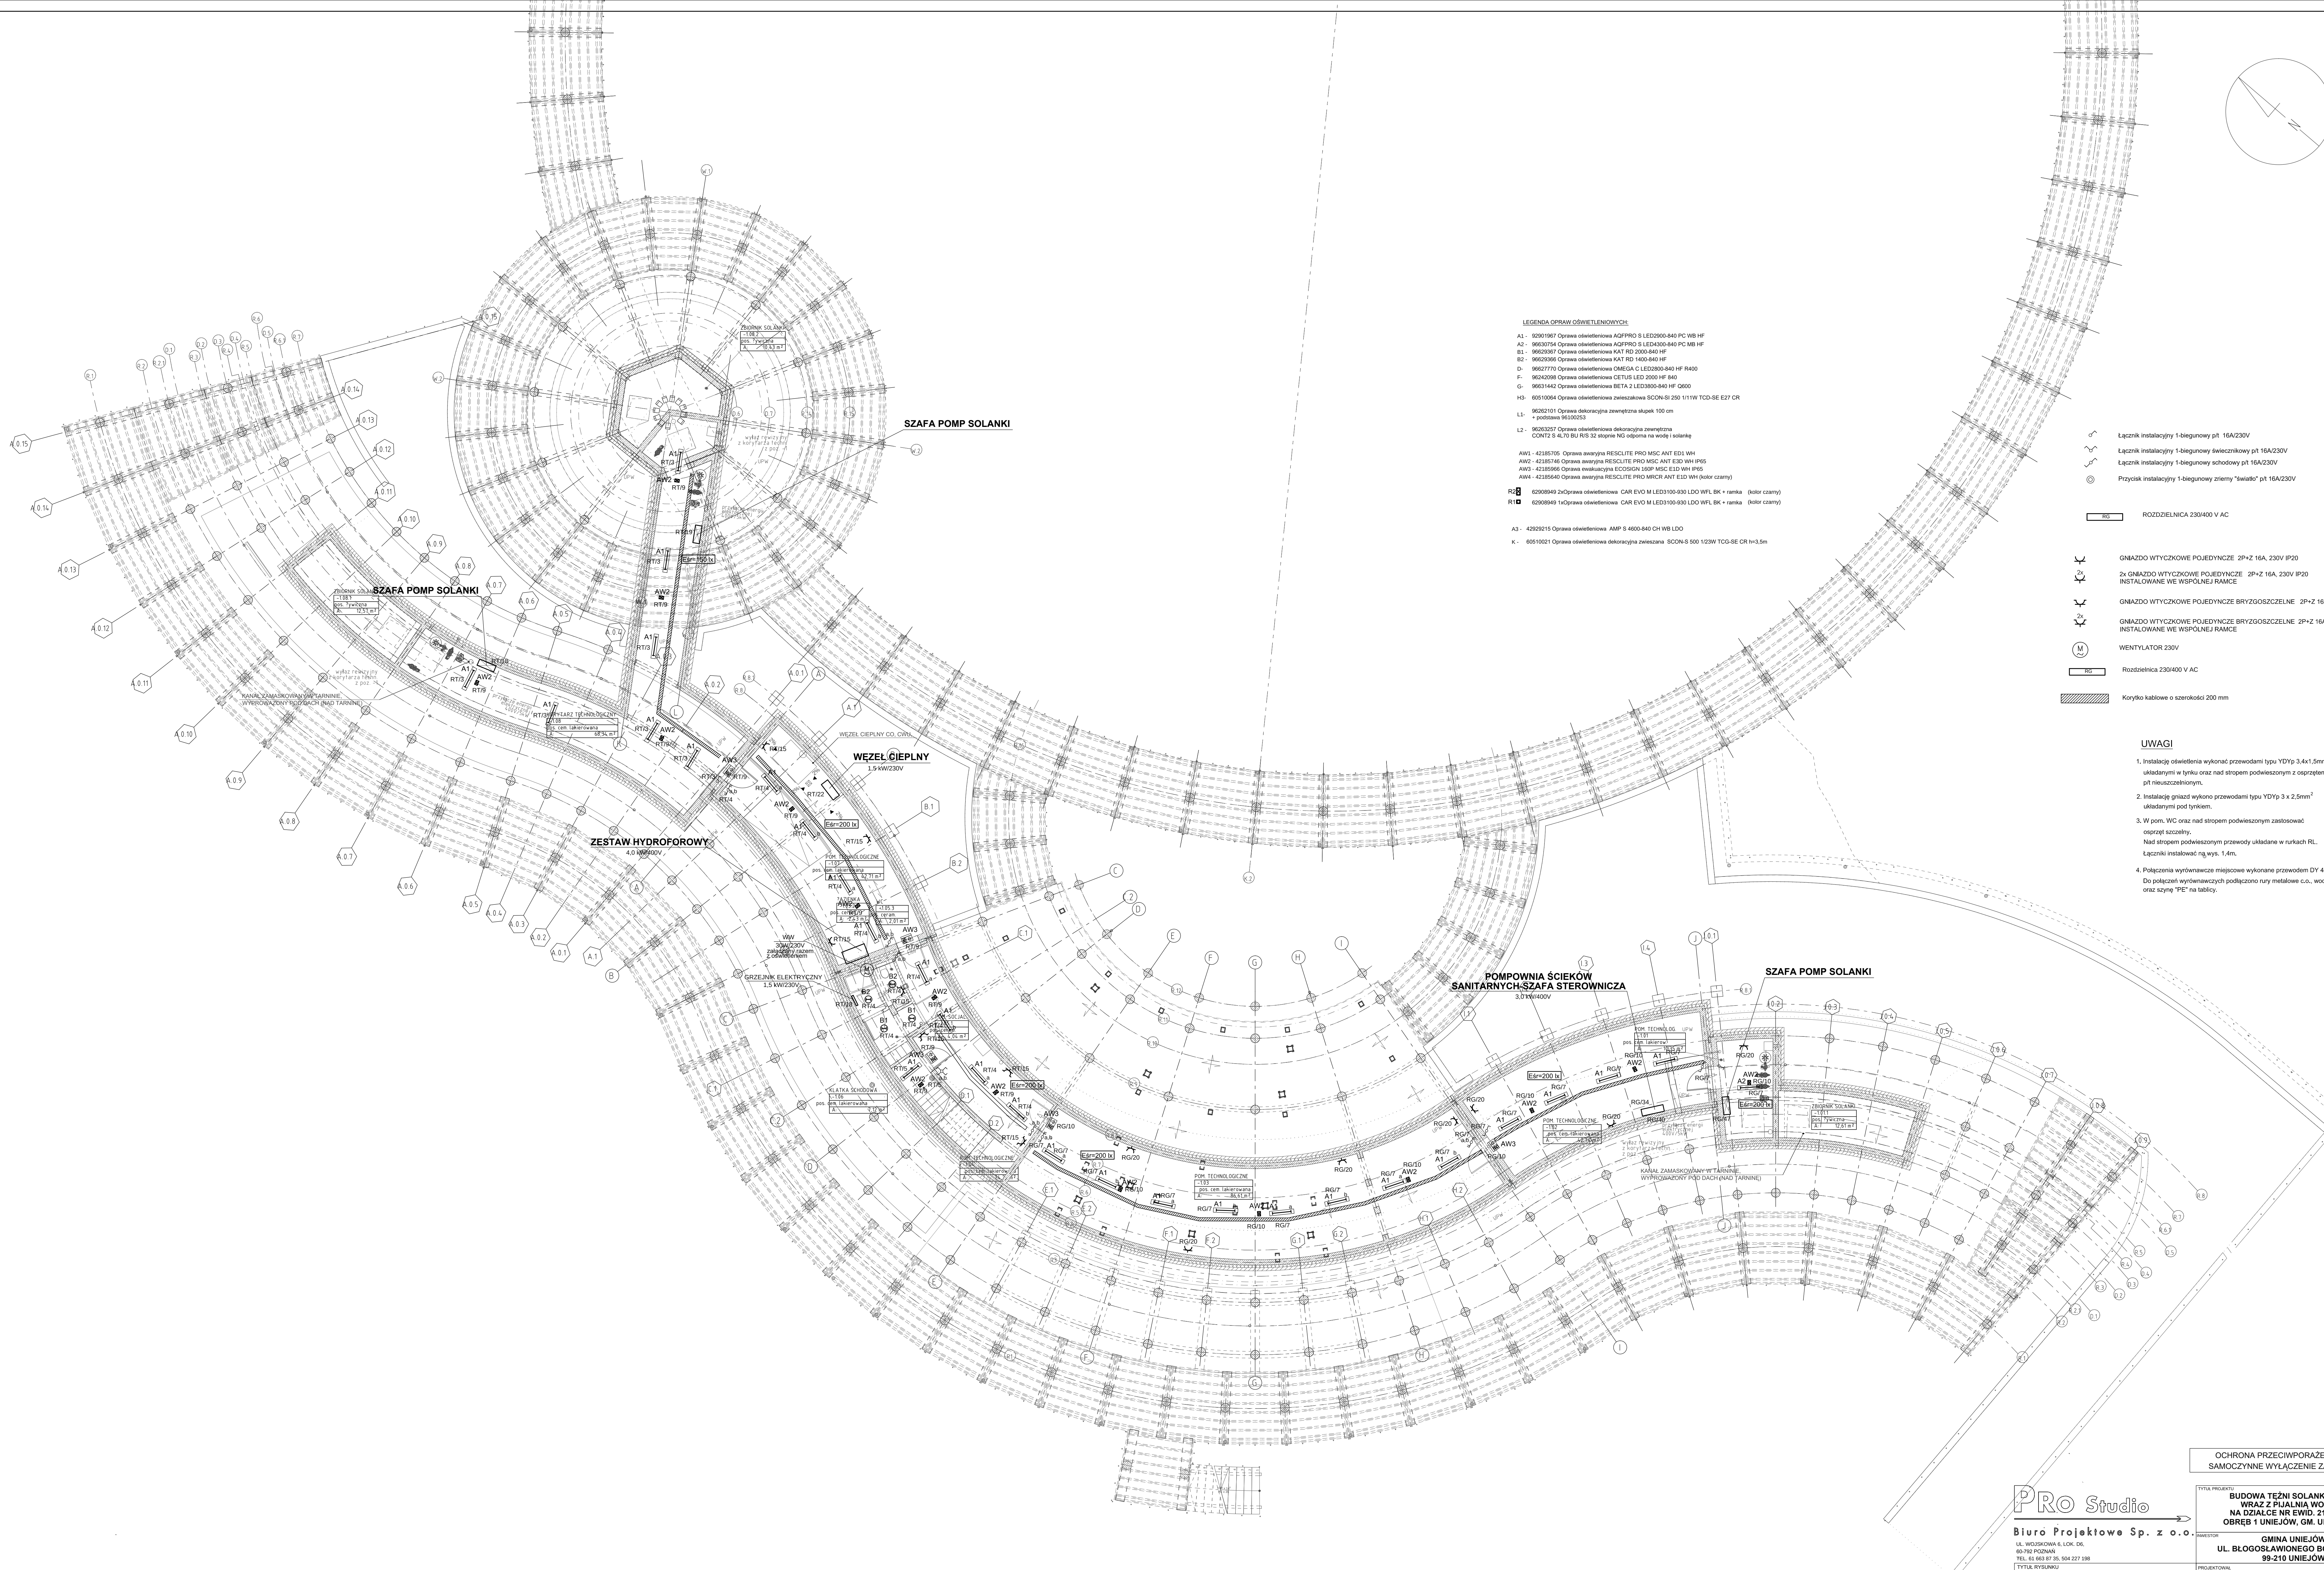

- LEGENDA OPRAW OŚWIETLENOWYCH:
- A1 - 92001967 Oprawa oświetleniowa AQFFPRO S LED2000-840 PC WB HF
 - A2 - 96630764 Oprawa oświetleniowa AQFFPRO S LED2000-840 PC MB HF
 - B1 - 96623087 Oprawa oświetleniowa KAT RD 2000-840 HF
 - B2 - 96623086 Oprawa oświetleniowa KAT RD 1400-840 HF
 - D - 96627770 Oprawa oświetleniowa OMEGA C LED2000-840 HF R400
 - F - 96642098 Oprawa oświetleniowa CETUS LED 2000 HF 840
 - G - 96631442 Oprawa oświetleniowa BETA 2 LED3800-840 HF 0800
 - H5 - 60510664 Oprawa oświetleniowa zewnętrzna SCON-SI 250 111W TCD-SE E27 CR
 - L1 - 96262101 Oprawa dekoracyjna zewnętrzna sklep 100 cm + podstawa 3030353
 - L2 - 96263257 Oprawa oświetleniowa dekoracyjna zewnętrzna CONT2 S 4L70 BU R/S 32 stopnie NG odporna na wodę i solankę
 - AW1 - 42185705 Oprawa awaryjna RESCLITE PRO MSC ANT E0L WH
 - AW2 - 42185746 Oprawa awaryjna RESCLITE PRO MSC ANT E30 WH IP65
 - AW3 - 42185886 Oprawa awaryjna RESCLITE PRO MSC ANT E30 WH IP65
 - AW4 - 42185640 Oprawa awaryjna RESCLITE PRO MSC ANT E30 WH (dator czarny)
 - R2 - 62008949 2xOprawa oświetleniowa CAR EVO M LED3100-930 LDO WFL BK + ramka (dator czarny)
 - R1 - 62008949 1xOprawa oświetleniowa CAR EVO M LED3100-930 LDO WFL BK + ramka (dator czarny)
 - A3 - 42929215 Oprawa oświetleniowa AMP S 4800-840 CH WB LDO
 - K - 60510021 Oprawa oświetleniowa dekoracyjna zewnętrzna SCON-S 500 123W TCG-SE CR h=3,5m

- Łącznik instalacyjny 1-biegunowy pN 16A/230V
- Łącznik instalacyjny 1-biegunowy świecznikowy pN 16A/230V
- Łącznik instalacyjny 1-biegunowy schodowy pN 16A/230V
- Przyłącz instalacyjny 1-biegunowy zmienny "swiatlo" pN 16A/230V
- ROZDZIELNICA 230/400 V AC
- GNIAZDO WTYCZKOWE POJEDYNCZE 2P+Z 16A 230V IP20
- 2x GNIAZDO WTYCZKOWE POJEDYNCZE 2P+Z 16A 230V IP20 INSTALOWANE WIE WSPÓLNEJ RAMCE
- GNIAZDO WTYCZKOWE POJEDYNCZE BRYGOSZCZELNE 2P+Z 16A 230V IP44
- GNIAZDO WTYCZKOWE POJEDYNCZE BRYGOSZCZELNE 2P+Z 16A 230V IP44 INSTALOWANE WIE WSPÓLNEJ RAMCE
- WENTYLATOR 230V
- Rozdzielnica 230/400 V AC
- Korytka kablowe o szerokości 200 mm

UWAGI

- Instalację oświetlenia wykonać przewodami typu YDYp 3x1,5mm² układanymi w tyńku oraz nad stropem podwieszonym z osprzętem pN nieuszczelnionym.
- Instalację gniazd wykonać przewodami typu YDYp 3x2,5mm² układanymi pod tyńkiem.
- W pom. WC oraz nad stropem podwieszonym zasklepić osprzęt szczelnym. Nad stropem podwieszonym przewody układać w rurkach RL. Łączniki instalować n.g. wys. 1,4m.
- Połączenia wyrównawcze miejscowe wykonane przewodem DYP 4 mm². Do połączeń wyrównawczych podłączono rury metalowe c.o., wod-kan. oraz szynę "PE" na tablicy.

Pro Studio

Biurowo Projektowe Sp. z o.o.

UL. WĘSKOWA 6, LOK. D6,
60-750 POZNAN
TEL. 61 663 87 35, 504 227 158
TYTUŁ RYSUNKU

TYTUŁ PROJEKTU

**BUDOWA TEŻNI SOLANKOWEJ
WRAZ Z PUJALNIA WODY
NA DZIAŁCE NR EWID. 2146/41,
OBRĘB 1 UNIEJÓW, GM. UNIEJÓW**

INWESTOR

**GMINA UNIEJÓW
UL. BŁOGOSŁAWIONEGO BOGUMILA 13
99-210 UNIEJÓW**

PROJEKTOWAŁA

Hanna Kowalewska
upr. 330/89/PW, 302/84/PW

SPRAWOZDAŁA

mgr inż. Marek Piwarski
upr. 180/88/PW

RZUT PODZIEMIA

GRUDZIEŃ 2020

PROJEKT

BRANŻA ELEKTRYCZNA

SCALA

1:100

STRONA

E-6