


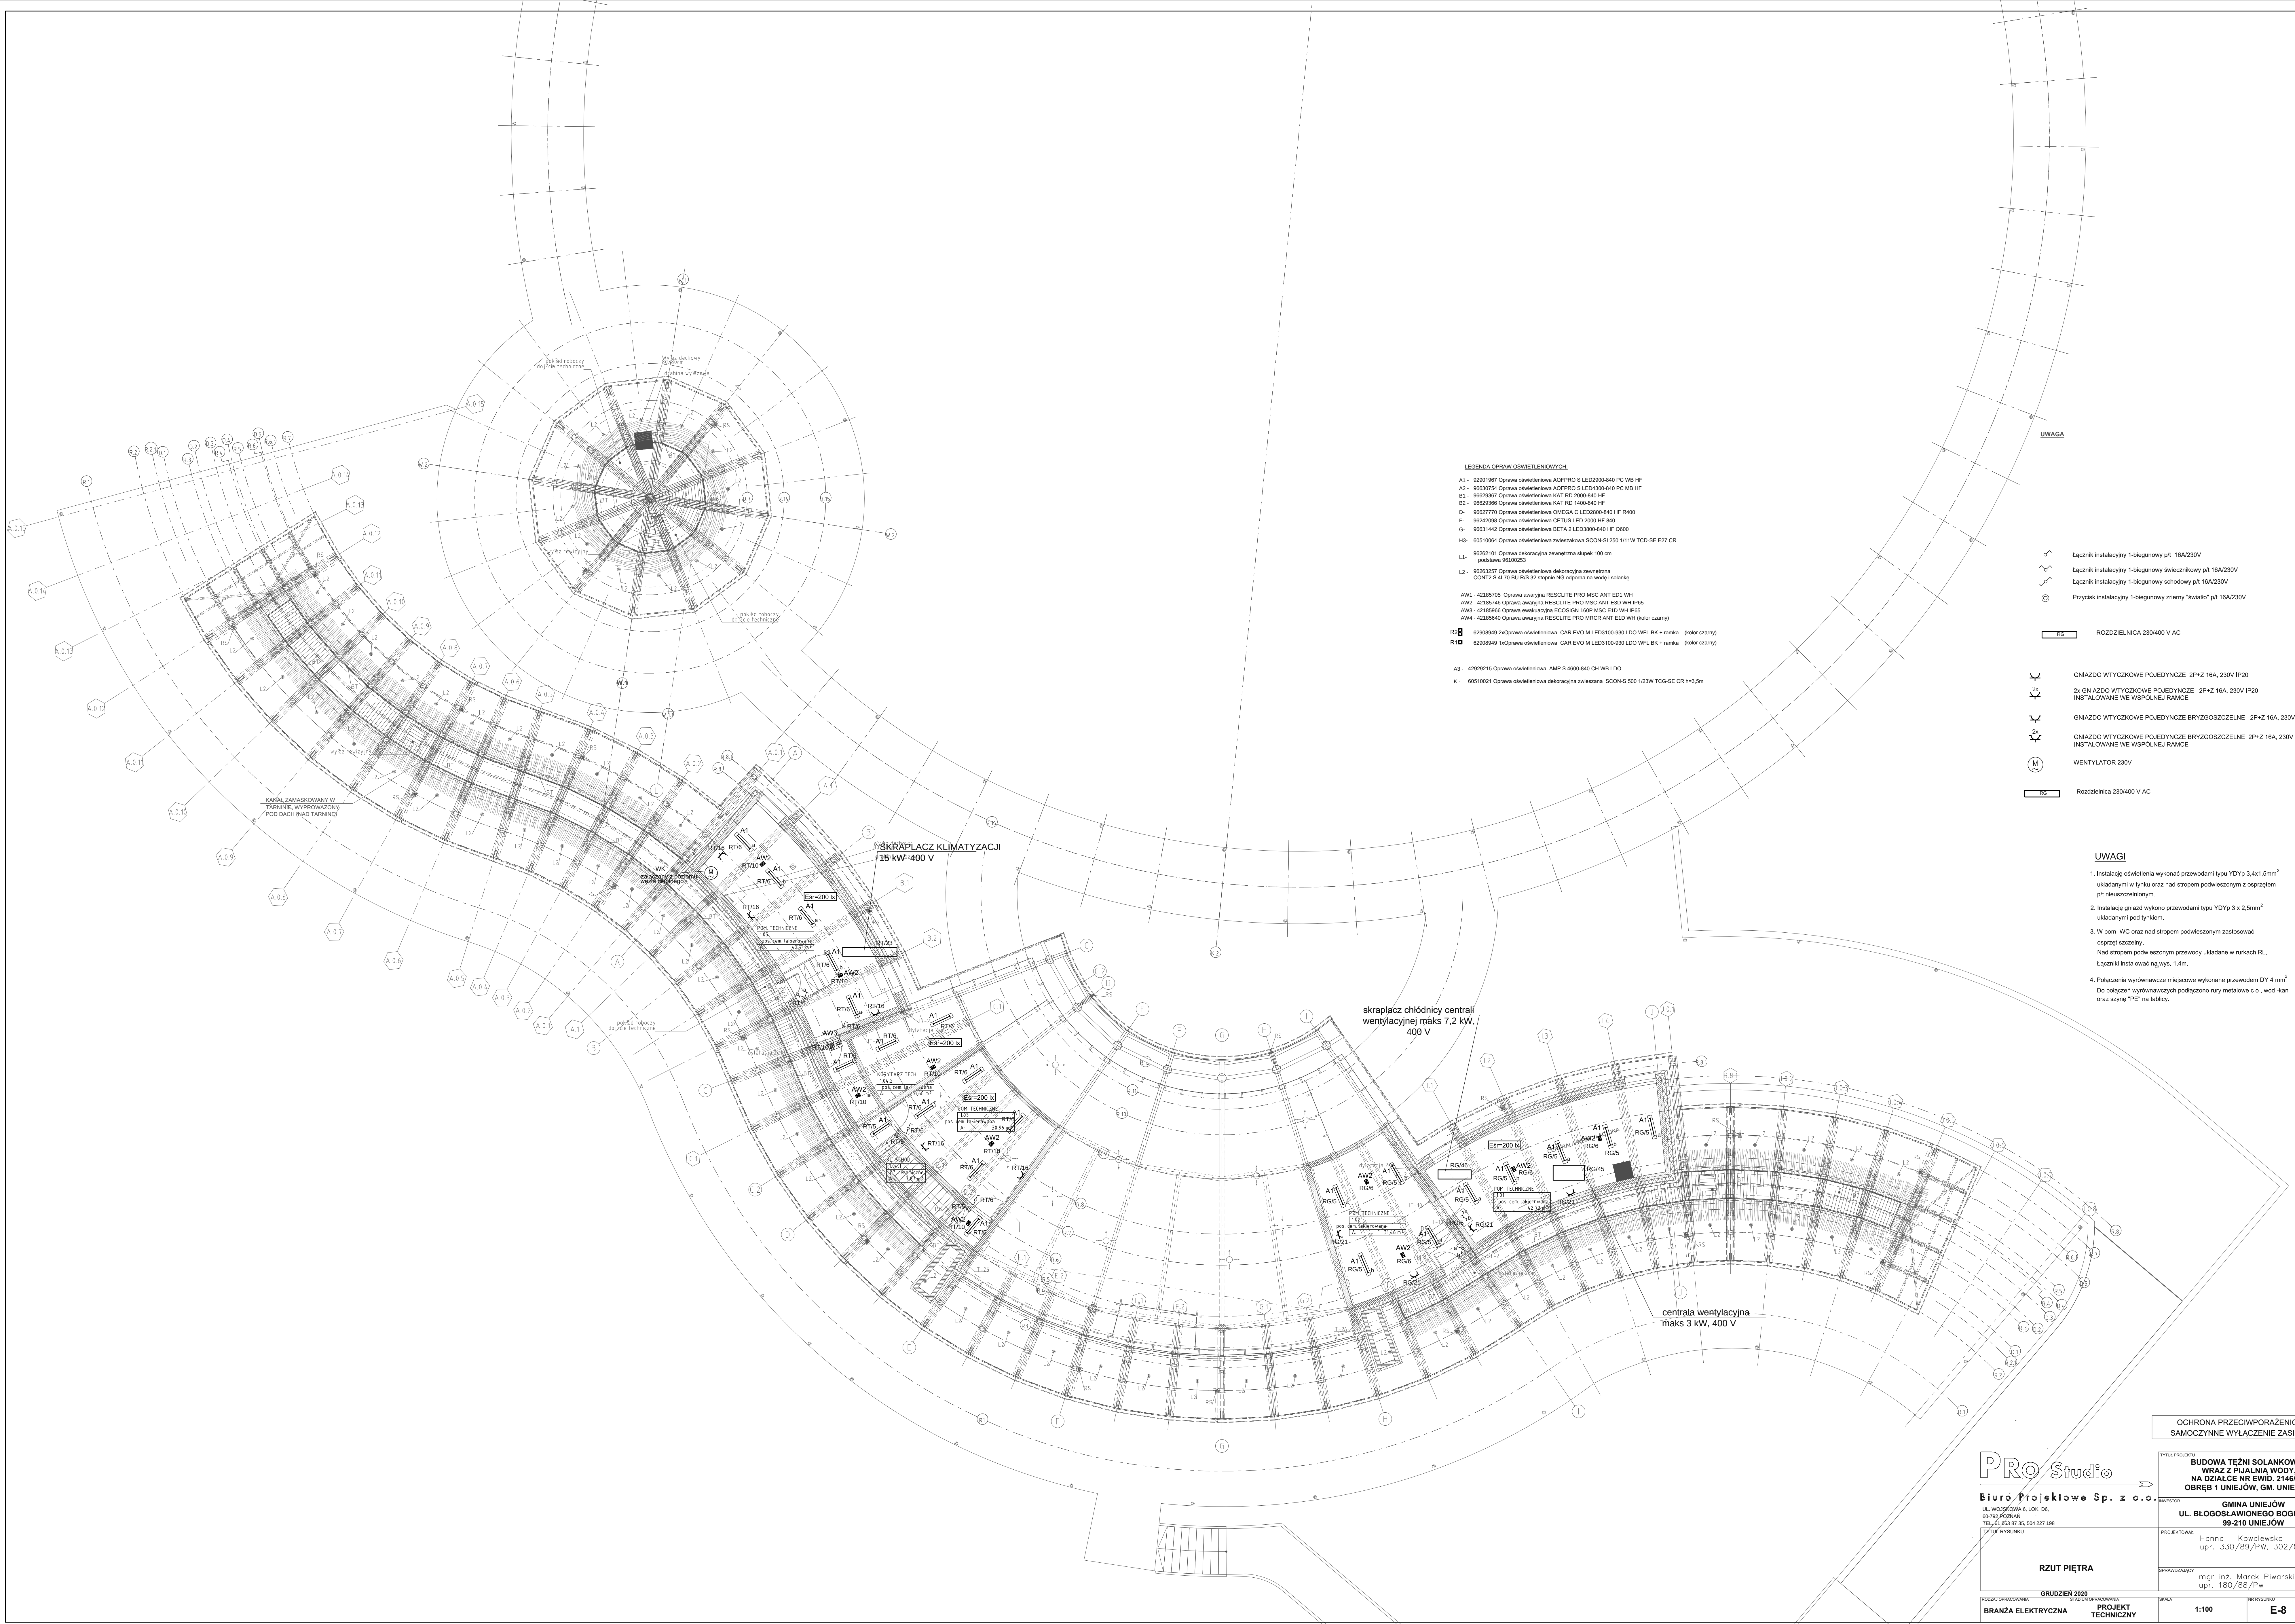

LEGENDA OPRAW OŚWIETLENIOWYCH:

A1 - 02901967 Oprawa oświetleniowa ADPRO S LED2000-840 PC WB HF
A2 - 06030754 Oprawa oświetleniowa ADPRO S LEDA300-840 PC MB HF
B1 - 06032387 Oprawa oświetleniowa KAT RD 2000-840 HF
B2 - 06029366 Oprawa oświetleniowa KAT RD 1400-840 HF
D - 06027770 Oprawa oświetleniowa OMEGA C LED2000-840 HF R400
F - 06042088 Oprawa oświetleniowa CETUS LED 2000 HF 840
G - 06031442 Oprawa oświetleniowa BETA 2 LED3800-840 HF Q600
H3 - 00510064 Oprawa oświetleniowa zwieszakowa SCON-SI 250 1/11W TGD-SE E27 CR
L1 - 06026101 Oprawa dekoracyjna zewnętrzna słupki 100 cm
+ publiczna 90102023
L2 - 06035327 Oprawa oświetleniowa dekoracyjna zewnętrzna
CONT 2 S 4L70 BU R5 32 stopnia NG odporna na wodę i iskrę
AW1 - 42185705 Oprawa awaryjna RESCLITE PRO MSC ANT ED1 WH
AW2 - 42185746 Oprawa awaryjna RESCLITE PRO MSC ANT E2D WH IP65
AW3 - 42185866 Oprawa awaryjna ECOGON 160P MSC E1D WH IP65
AW4 - 42185640 Oprawa awaryjna RESCLITE PRO MRICR ANT E1D WH (dół czarny)
R-8 62908949 2xOprawa oświetleniowa CAR EVO M LED3100-930 LDO WFL BK + ramka (dół czarny)
R10 62908949 1xOprawa oświetleniowa CAR EVO M LED3100-930 LDO WFL BK + ramka (dół czarny)

A3 - 42929215 Oprawa oświetleniowa AMP S 4600-840 CH WB LDO
K - 00510021 Oprawa oświetleniowa dekoracyjna zwieszakowa SCON-S 500 123W TGD-SE CR 1x3,5m

- UWAGA
- Łącznik instalacyjny 1-biegunowy p1 16A/230V
 - Łącznik instalacyjny 1-biegunowy świecznikowy p1 16A/230V
 - Łącznik instalacyjny 1-biegunowy schodowy p1 16A/230V
 - Przycisk instalacyjny 1-biegunowy zmienny "swiatło" p1 16A/230V

- ROZDZIELNICA 230/400 V AC
- GNIAZDO WTYCZKOWE POJEDYNCZE 2P+Z 16A, 230V IP20
 - 2x GNIAZDO WTYCZKOWE POJEDYNCZE 2P+Z 16A, 230V IP20
 - INSTALOWANE WE WSPÓLNEJ RAMCE
 - GNIAZDO WTYCZKOWE POJEDYNCZE BRYZGOSZCZELNE 2P+Z 16A, 230V IP44
 - GNIAZDO WTYCZKOWE POJEDYNCZE BRYZGOSZCZELNE 2P+Z 16A, 230V IP44
 - INSTALOWANE WE WSPÓLNEJ RAMCE
 - WENTYLATOR 230V
 - Rozdzielnica 230/400 V AC

- UWAGI
- Instalację oświetlenia wykonać przewodami typu YDYp 3x1,5mm² układanymi w tynku oraz nad stropem podwieszonym z osprzętem p1t nieuszczelnionym.
 - Instalację gniazd wykonać przewodami typu YDYp 3 x 2,5mm² układanymi pod tynkiem.
 - W pom. WC oraz nad stropem podwieszonym zastosować osprzęt szczelny.
Nad stropem podwieszonym przewody układane w rękach RL.
Łączniki instalować nę wys. 1,4m.
 - Połączenia wyrównawcze miejscowe wykonane przewodem DY 4 mm².
Do połączeń wyrównawczych podłączono rury metalowe c.o., wod-kan oraz szynę "PE" na tablicy.

Pro Studio

Biurowo Projektowe Sp. z o.o.

UL. WĘGOSZCZA 6, LOK. D6
60-200 POZNAN
TEL. 61 853 87 35, 504 227 198
TYTUŁ: RYSUNKU

OCHRONA PRZECIWPORAŻENIOWA
SAMOCZYNNIE WYŁĄCZENIE ZASILANIA

Tytuł projektu:
**BUDOWA TEŻNI SOLANKOWEJ
WRAZ Z PUJALNIA WODY
NA DZIAŁCE NR EWID. 2146/41,
OBREB 1 UNIEJÓW, GM. UNIEJÓW**

INWESTOR:
**GINA UNIEJÓW
UL. BŁOGOSŁAWIONEGO BOGUMIŁA 13
99-210 UNIEJÓW**

PROJEKTOWA:
Hanna Kowalewska
upr. 330/89/PW, 302/84/PW

SPRAWOCZĄCY:
mgr inż. Marek Piwarski
upr. 180/88/Pw

RZUT PIĘTRA

GRUDZIEŃ 2020

PROJEKT
BRANŻA ELEKTRYCZNA

BRANŻA ELEKTRYCZNA

SKALA
1:100

STRONA
E-8