


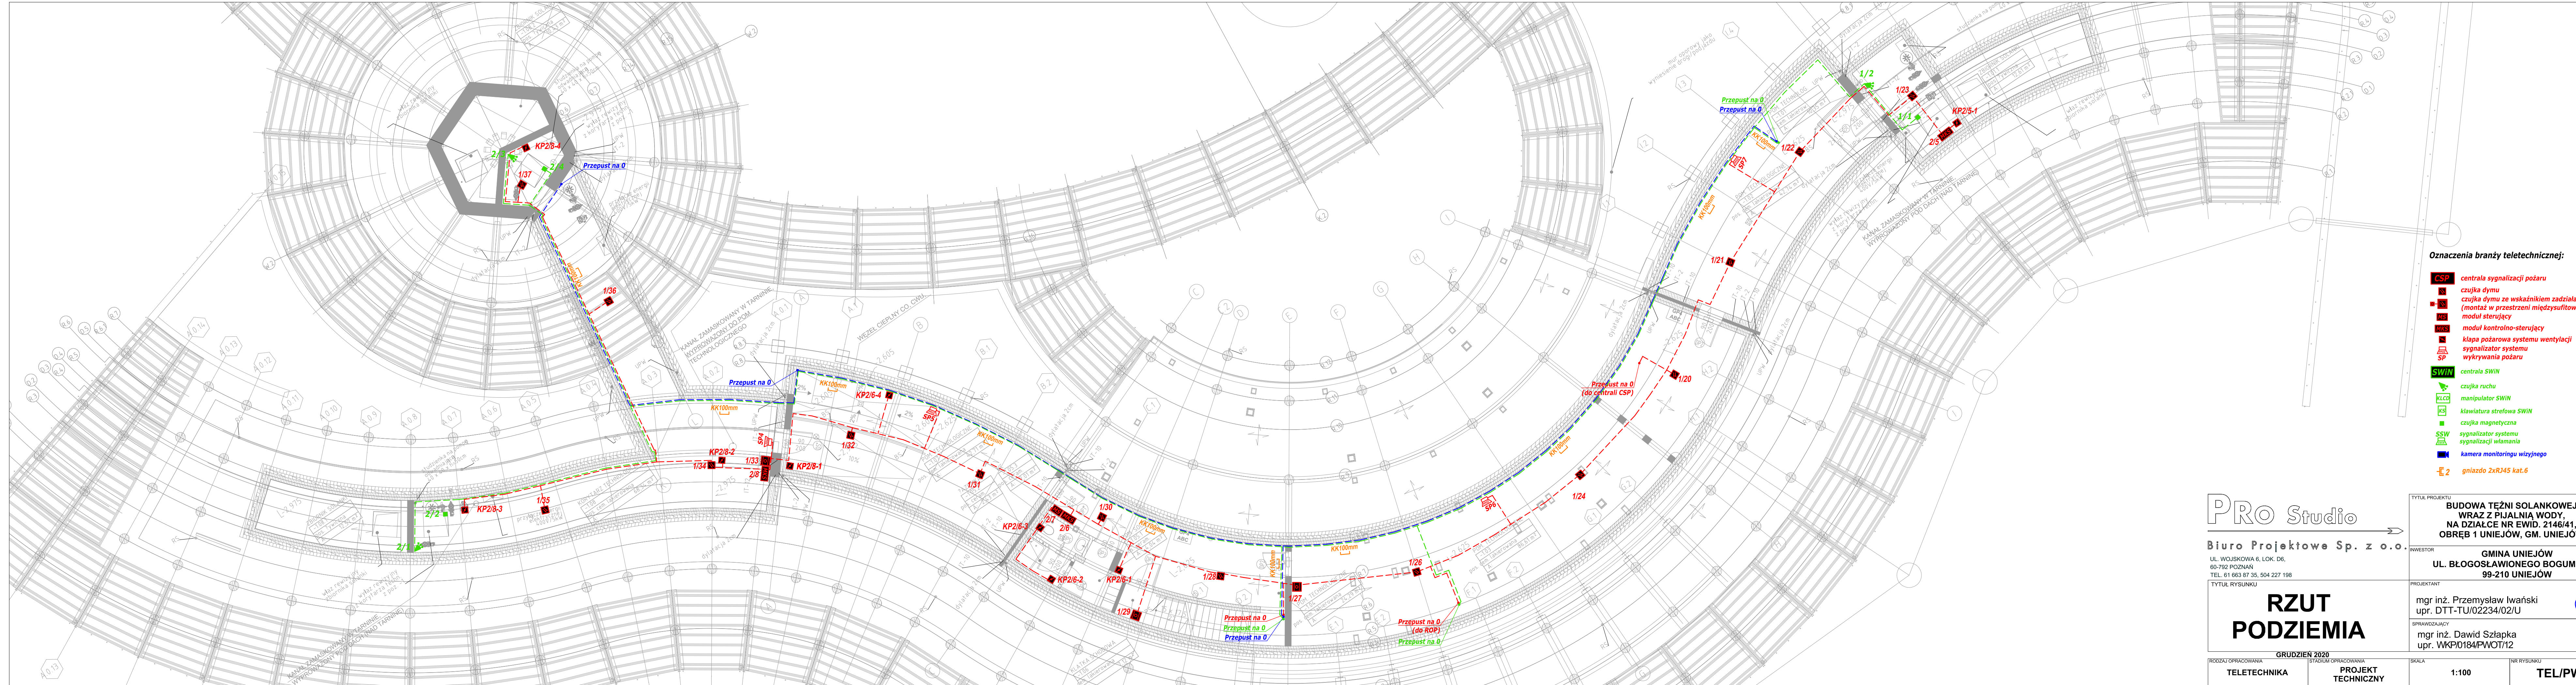

Oznaczenia branży teletechnicznej:

- CSP** centrala sygnalizacji pożaru
- CD** czujka dymu
- CDK** czujka dymu ze wskaźnikiem zadziałania (montaż w przestrzeni międzysufitowej)
- MKS** moduł sterujący
- MKS** moduł kontrolno-sterujący
- K** kłapa pożarowa systemu wentylacji
- SP** sygnalizator systemu wykrywania pożaru
- SWiN** centrala SWiN
- KLCD** czujka ruchu
- KLCD** manipulator SWiN
- KS** klawiatura strefowa SWiN
- KS** czujka magnetyczna
- SSW** sygnalizator systemu sygnalizacji włamania
- SW** kamera monitoringu wizyjnego
- 2** gniazdo 2xRJ45 kat.6

PRO Studio

Biuro Projektowe Sp. z o.o.

UL. WOJSKOŃA 6, LOK. D6,
60-792 POZNAŃ
TEL. 61 663 87 35, 504 227 198

TYTUŁ RYSUNKU

**RZUT
PODZIEMIA**

GRUDZIEŃ 2020

RODZAJ OPRACOWANIA

TELETECHNIKA

STADIUM OPRACOWANIA

PROJEKT
TECHNICZNY

SKALA

1:100

TYTUŁ PROJEKTU
**BUDOWA TEŻNI SOLANKOWEJ
WRAZ Z PIJALNIA WODY,
NA DZIAŁCE NR EWID. 2146/41,
OBRĘB 1 UNIEJÓW, GM. UNIEJÓW**

INWESTOR
**GMINA UNIEJÓW
UL. BŁOGOSŁAWIONEGO BOGUMIŁA 13
99-210 UNIEJÓW**

PROJEKTANT
mgr inż. Przemysław Iwański
upr. DTT-TU/02234/02/U

SPRAWDZAJĄCY
mgr inż. Dawid Szlapka
upr. WKP/0184/PWOT/12

NR RYSUNKU

TEL/PW/03-1