
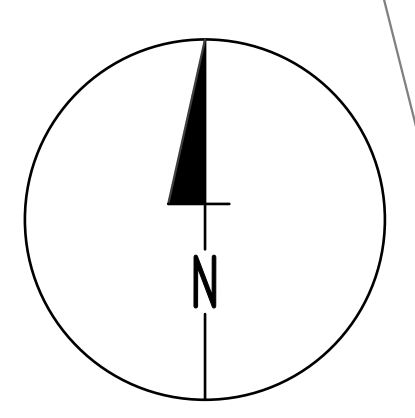


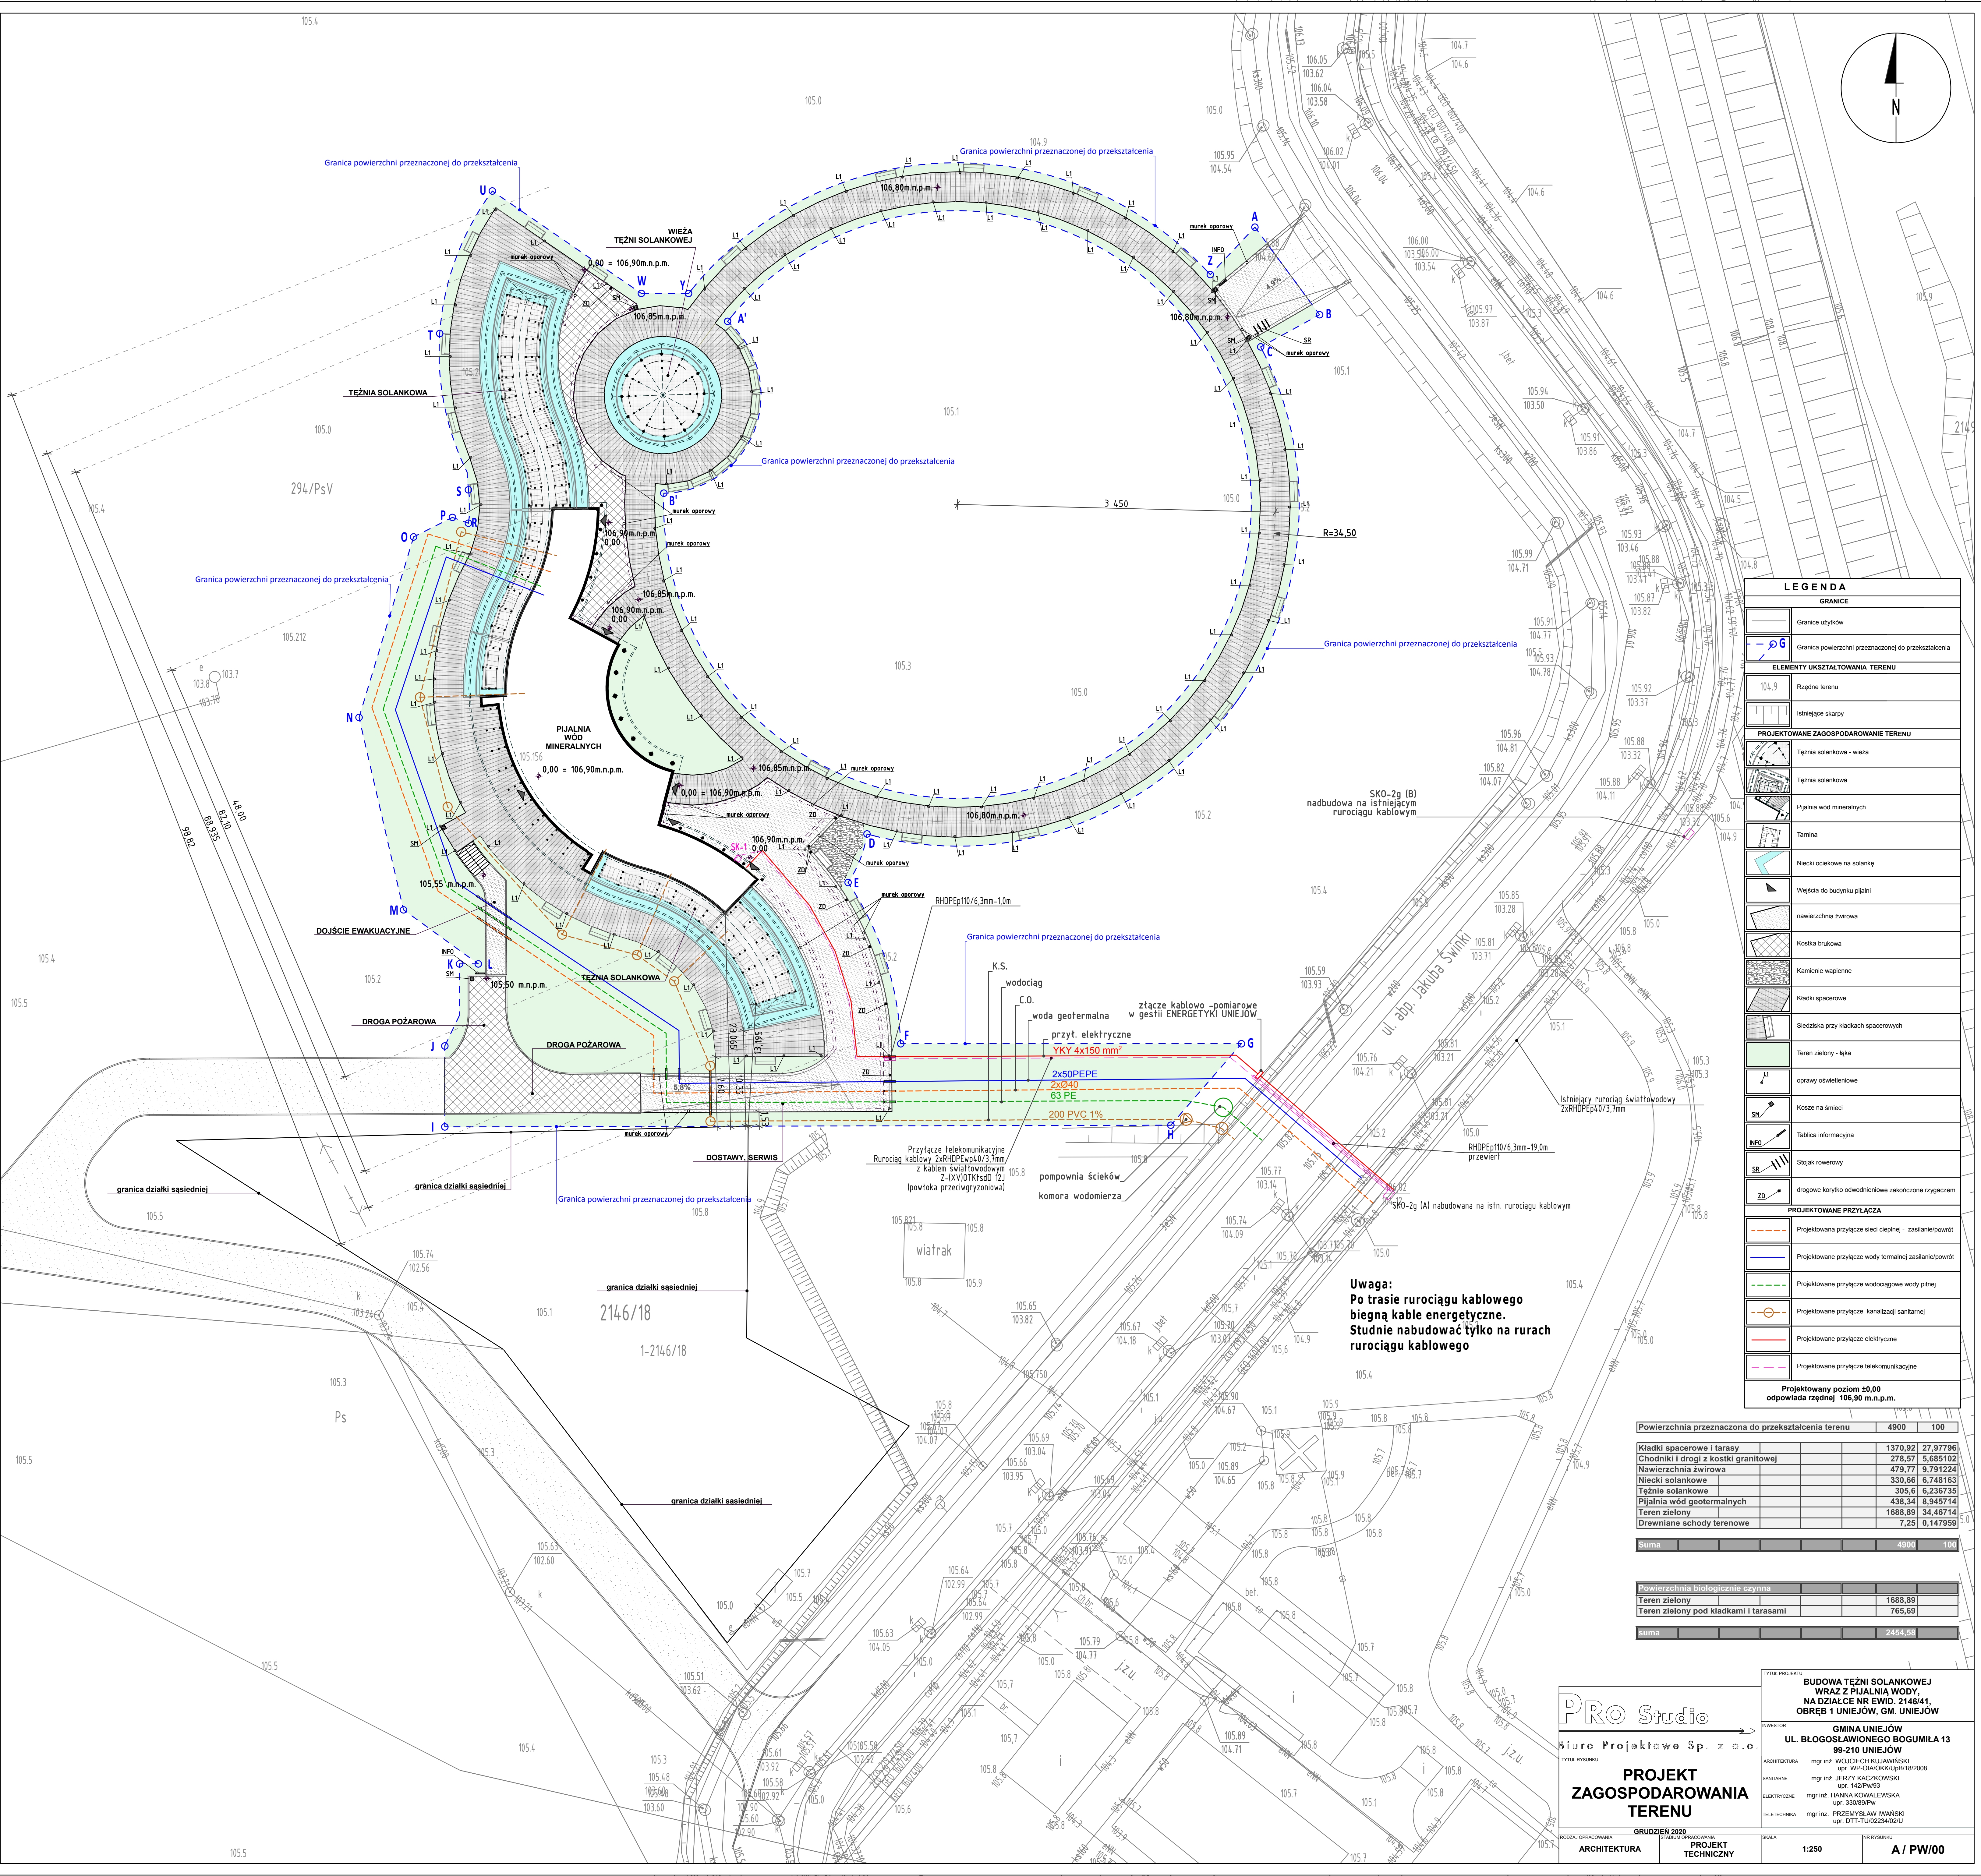

LEGENDA

GRANICE

Granice użytków

Granica powierzchni przeznaczonej do przekształcenia

ELEMENTY UKSZTAŁTOWANIA TERENU

Różnice terenu

Istniejące skarpy

PROJEKTOWANE ZAGOSPODAROWANIE TERENU

Teżnia solankowa - wieża

Teżnia solankowa

Piaźnia wód mineralnych

Tarnina

Niecki ociekowe na solankę

Wępienia do budynku piśalni

Nawierzchnia żwirowa

Kostka brukowa

Kamienie wapienne

Kładki spacerowe

Siedziska przy kładkach spacerowych

Teren zielony - trawa

Opłaty odwodnienia

Kosce na śmieci

Tablica informacyjna

Stojak rowerowy

Drogiem korytko odwodnieniowe zakończone rygiem

PROJEKTOWANE PRZYŁĄCZA

Projektowane przyłącze sieci ciepłej - zasilenie/powrót

Projektowane przyłącze wody termalnej zasilenie/powrót

Projektowane przyłącze wodociągowe wody pitnej

Projektowane przyłącze kanalizacji sanitarnej

Projektowane przyłącze elektryczne

Projektowane przyłącze telekomunikacyjne

Projektowany poziom $\pm 0,00$

odpowiada rzędnej $106,90\text{ m.n.p.m.}$

Powierzchnia przeznaczona do przekształcenia terenu	4900	100
Kładki spacerowe i tarasy	1370,92	27,97796
Chodniki i drogi z kostki granitowej	278,57	5,685102
Nawierzchnia żwirowa	479,77	9,791224
Niecki solankowe	330,66	6,748163
Teżnia solankowa	305,61	6,236735
Piaźnia wód geotermalnych	438,34	8,945714
Teren zielony	1688,89	34,46714
Drewniane schody terenowe	7,25	0,147959
Suma	4900	100

Powierzchnia biologicznie czynna		
Teren zielony		1688,89
Teren zielony pod kładkami i tarasami		765,69
Suma		2454,58

Uwaga:
Po trasie rurociągu kablowego
biegną kable energetyczne.
Studnie nabywać tylko na rurach
rurociągu kablowego

Pro Studio

Biuo Projektowe Sp. z o.o.

Tytuł projektu

**BUDOWA TEŻNI SOLANKOWEJ
WRAZ Z PIAŹNIĄ WODY.
NA DZIAŁCE NR EWID. 2146/1,
OBREB 1 UNIEJÓW, GM. UNIEJÓW**

Tytuł rysunku

**PROJEKT
ZAGOSPODAROWANIA
TERENU**

Projektant

mgr inż. WOJCIECH KUJAWSKI
mgr inż. JERZY KACZKOWSKI
mgr inż. HANNA KOWALEWSKA
mgr inż. PRZEMYSŁAW IWANSKI

Architektura

mgr inż. WOJCIECH KUJAWSKI
mgr inż. JERZY KACZKOWSKI
mgr inż. HANNA KOWALEWSKA
mgr inż. PRZEMYSŁAW IWANSKI

Elektryczny

mgr inż. WOJCIECH KUJAWSKI
mgr inż. JERZY KACZKOWSKI
mgr inż. HANNA KOWALEWSKA
mgr inż. PRZEMYSŁAW IWANSKI

Teletechnika

mgr inż. WOJCIECH KUJAWSKI
mgr inż. JERZY KACZKOWSKI
mgr inż. HANNA KOWALEWSKA
mgr inż. PRZEMYSŁAW IWANSKI

Projekt

ARCHITEKTURA

Projekt

TECHNICZNY

Skala

1:250

Wzrosty

A / PW/00